

URZĄD GMINY I MIASTA
32-410 Dobczyce
woj. małopolskie
Uzgodniono
Pismo Nr 2641/2016 z dnia 15.10.2016

BUSINESS
Gminy i Miasta Dobczyce
Paweł Machnicki

7.122.12.14.4
1:1000

Mapa do celów projektowych

wyk. w 2016r. przez:
BIURO TECHNICZNE GEODEX II
31-065 Kraków ul. E. Orzeszkowej 5

7.122.12.14.2

7.122.12.15.3

7.122.12.19.2

LEGENDA:

- Projektowana sieć wodociągowa
— Działki będące własnością Gminy

PROEKO SYSTEM S. KOWALÓWKA
Biuro: 31-525 Kraków ul. Zaleskiego 16, tel/fax 12 417-41-57

TEMAT: Budowa i przebudowa sieci wodociągowej wraz z infrastrukturą w miejscowościach Dziekanowice, Rudnik, Sieraków, Grajów, Winiały.

OBIEKT: Sieć wodociągowa

TREŚĆ: Projekt Zagospodarowania Terenu - sekcja 7.122.12.14.4

Projektant: mgr inż. Stanisław Kowalczyk w zastępstwie inżyniera

Specjalność: Instalacje i urządzenia sanitarno-techniczne

Opracował: mgr inż. Tomasz Bągiel

Uprawnienie: 36587

Nr ewid. 07/2001

Nr rys.: 4

Skala: 1:1000

Branża: TS

Faza: Uzgodnienia

Data: 15.10.2016

Podpis: 2016



URZĄD GMINY I MIASTA
32-410 Dobczyce
woj. małopolskie
Uzgodniono
Pismo N/PSK.6373.1-2 z dnia 15.12.2016
z dnia 15.12.2016
BURMISTRZ
Gminy Dobczyce
Paweł Maciejnicki

7.122.12.15.3
1:1000


Mapa do celów projektowych
wyk. w 2016r. przez:
BIURO TECHNICZNE GEODEX II
31-065 Kraków ul. E. Orzeszkowej 5

71221214.4

LEGENDA:

- Projektowana sieć wodociągowa
Działy będące własnością Gminy

PROEKO SYSTEM S. KOWALÓWKA Biuro: 31-525 Kraków ul. Zaleskiego 16, tel/fax 12 417-41-57				Nr rys.: 5
TEMAT: Budowa i przebudowa sieci wodociągowej wraz z infrastrukturą w miejscowościach Dziekanowice, Rudnik, Sieraków, Grajów, Winiary				Skala: 1:1000
OBIEKT: Sieć wodociągowa				Brandza: TS
TRESC: Projekt Zagospodarowania Terenu - sekcja 7.122.12.15.3				Faza: Uzgodnienie
Projektant: mgr inż. Stanisław Kowalczyk	Specjalność: Instalacyjno-izyacyjna w zakresie sieci zewnętrznych	Nr uprawnień: UAM/Upr. 363/87	Podpis: [Signature]	Data: 2016
Sprawdzający: mgr inż. Tomasz Jeleń	Specjalność: sieci, instalacje i urządzenia sanitarne	Nr uprawnień: Nr. ewid. 97/2001	Podpis: [Signature]	Pobudzenie: 2016
Opracował: mgr inż. Tomasz Bargiel			Podpis: [Signature]	

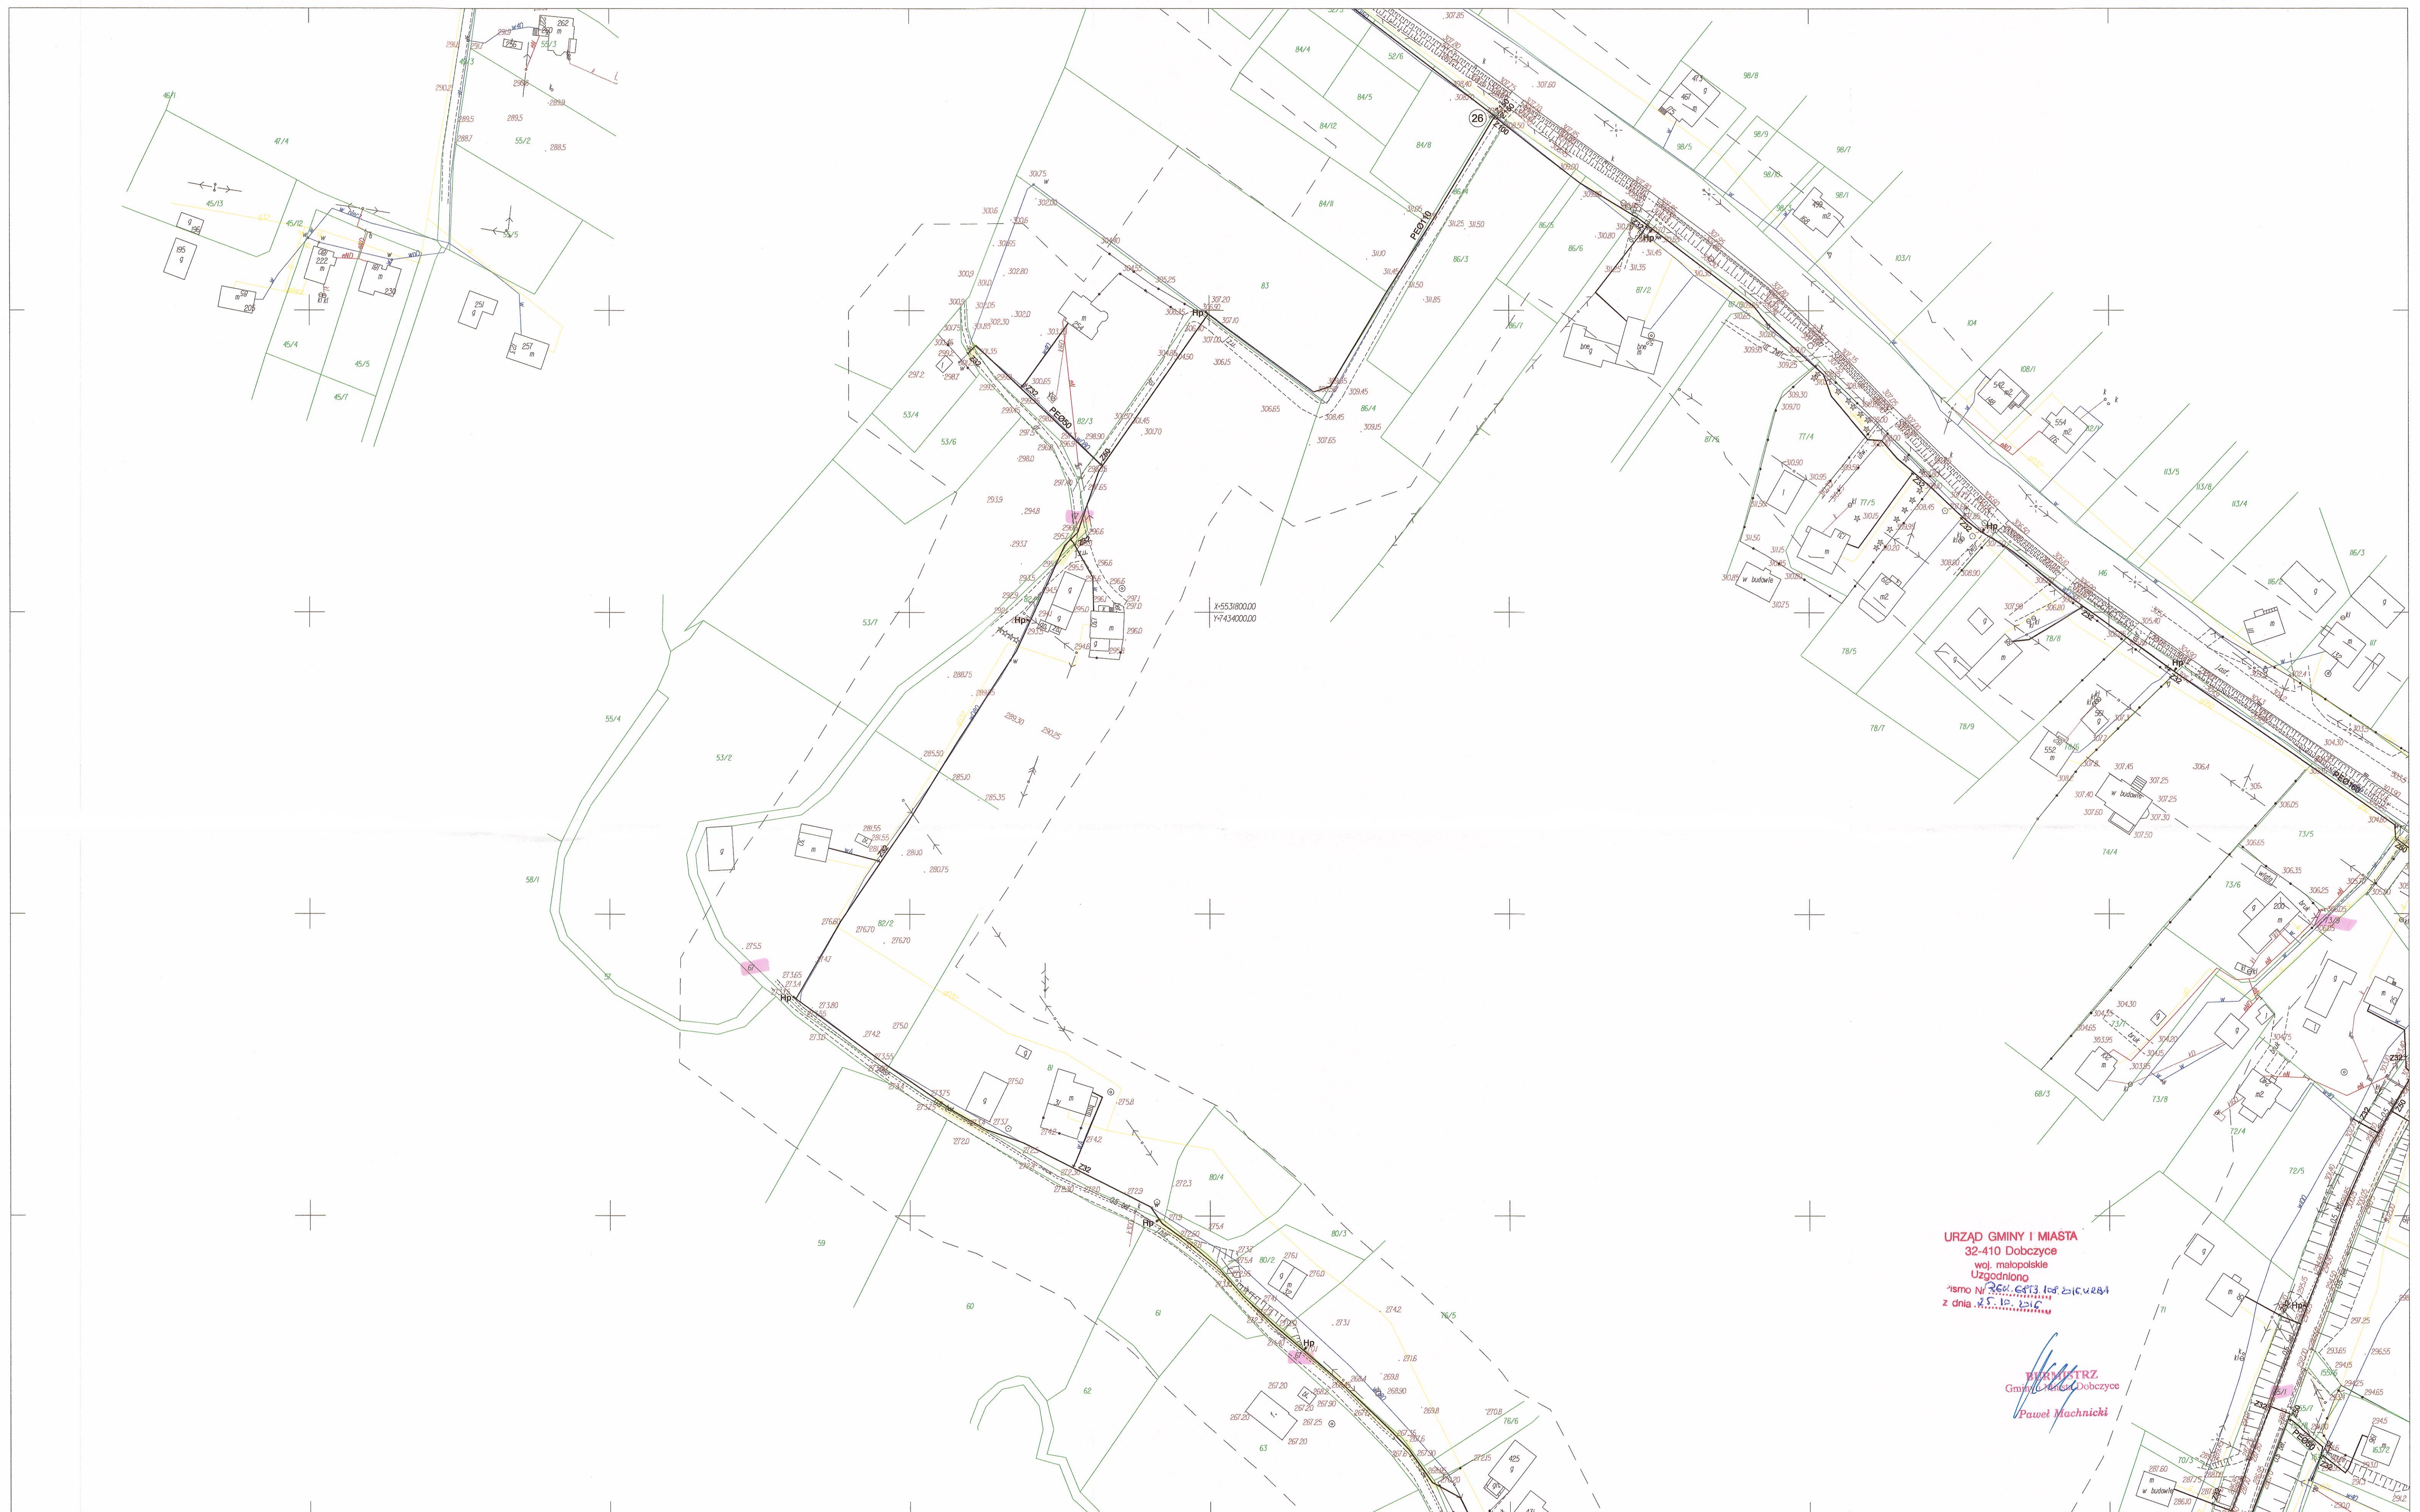

URZĄD GMINY I MIASTA
32-410 Dobczyce
woj. małopolskie
Uzgodniono
Zm. Nr 320.6513.108.20.08.04
z dnia 25.10.2016

WYKONANIE
Gmina Dobczyce
Paweł Machnicki

7.122.12.19.2
1:1000

Mapa do celów projektowych

wyk. w 2016r. przez:

BIURO TECHNICZNE GEODEX II

31-065 Kraków ul. E. Orzeszkowej 5

7.122.12.14.4

7.122.12.20.1

7.122.12.19.4

LEGENDA:

— Projektowana sieć wodociągowa
32/6 Dziaki będące własnością Gminy

PROJEKOSYSTEM S. KOWALÓWKA
Biuro: 31-525 Kraków ul. Zaleskiego 16, tel/fax 12 417-41-57

TEMAT: Budowa i przebudowa sieci wodociągowej wraz z infrastrukturą
w miejscowościach Dziekanowice, Rudnik, Sieraków, Grajów, Winiały

OBIEKT: Sieć wodociągowa


TREŚĆ: Projekt Zagospodarowania Terenu - sekcja 7.122.12.19.2

Projektant: mgr inż. Stanisław Kowalczyk Nr uprawnień: 1234567890 Podpis: [Podpis]

Wzrost: 180 cm Ciężar ciała: 75 kg Data: 2016

Wzrost: 180 cm Ciężar ciała: 75 kg Data: 2016

Wzrost: 180 cm Ciężar ciała: 75 kg Data: 2016

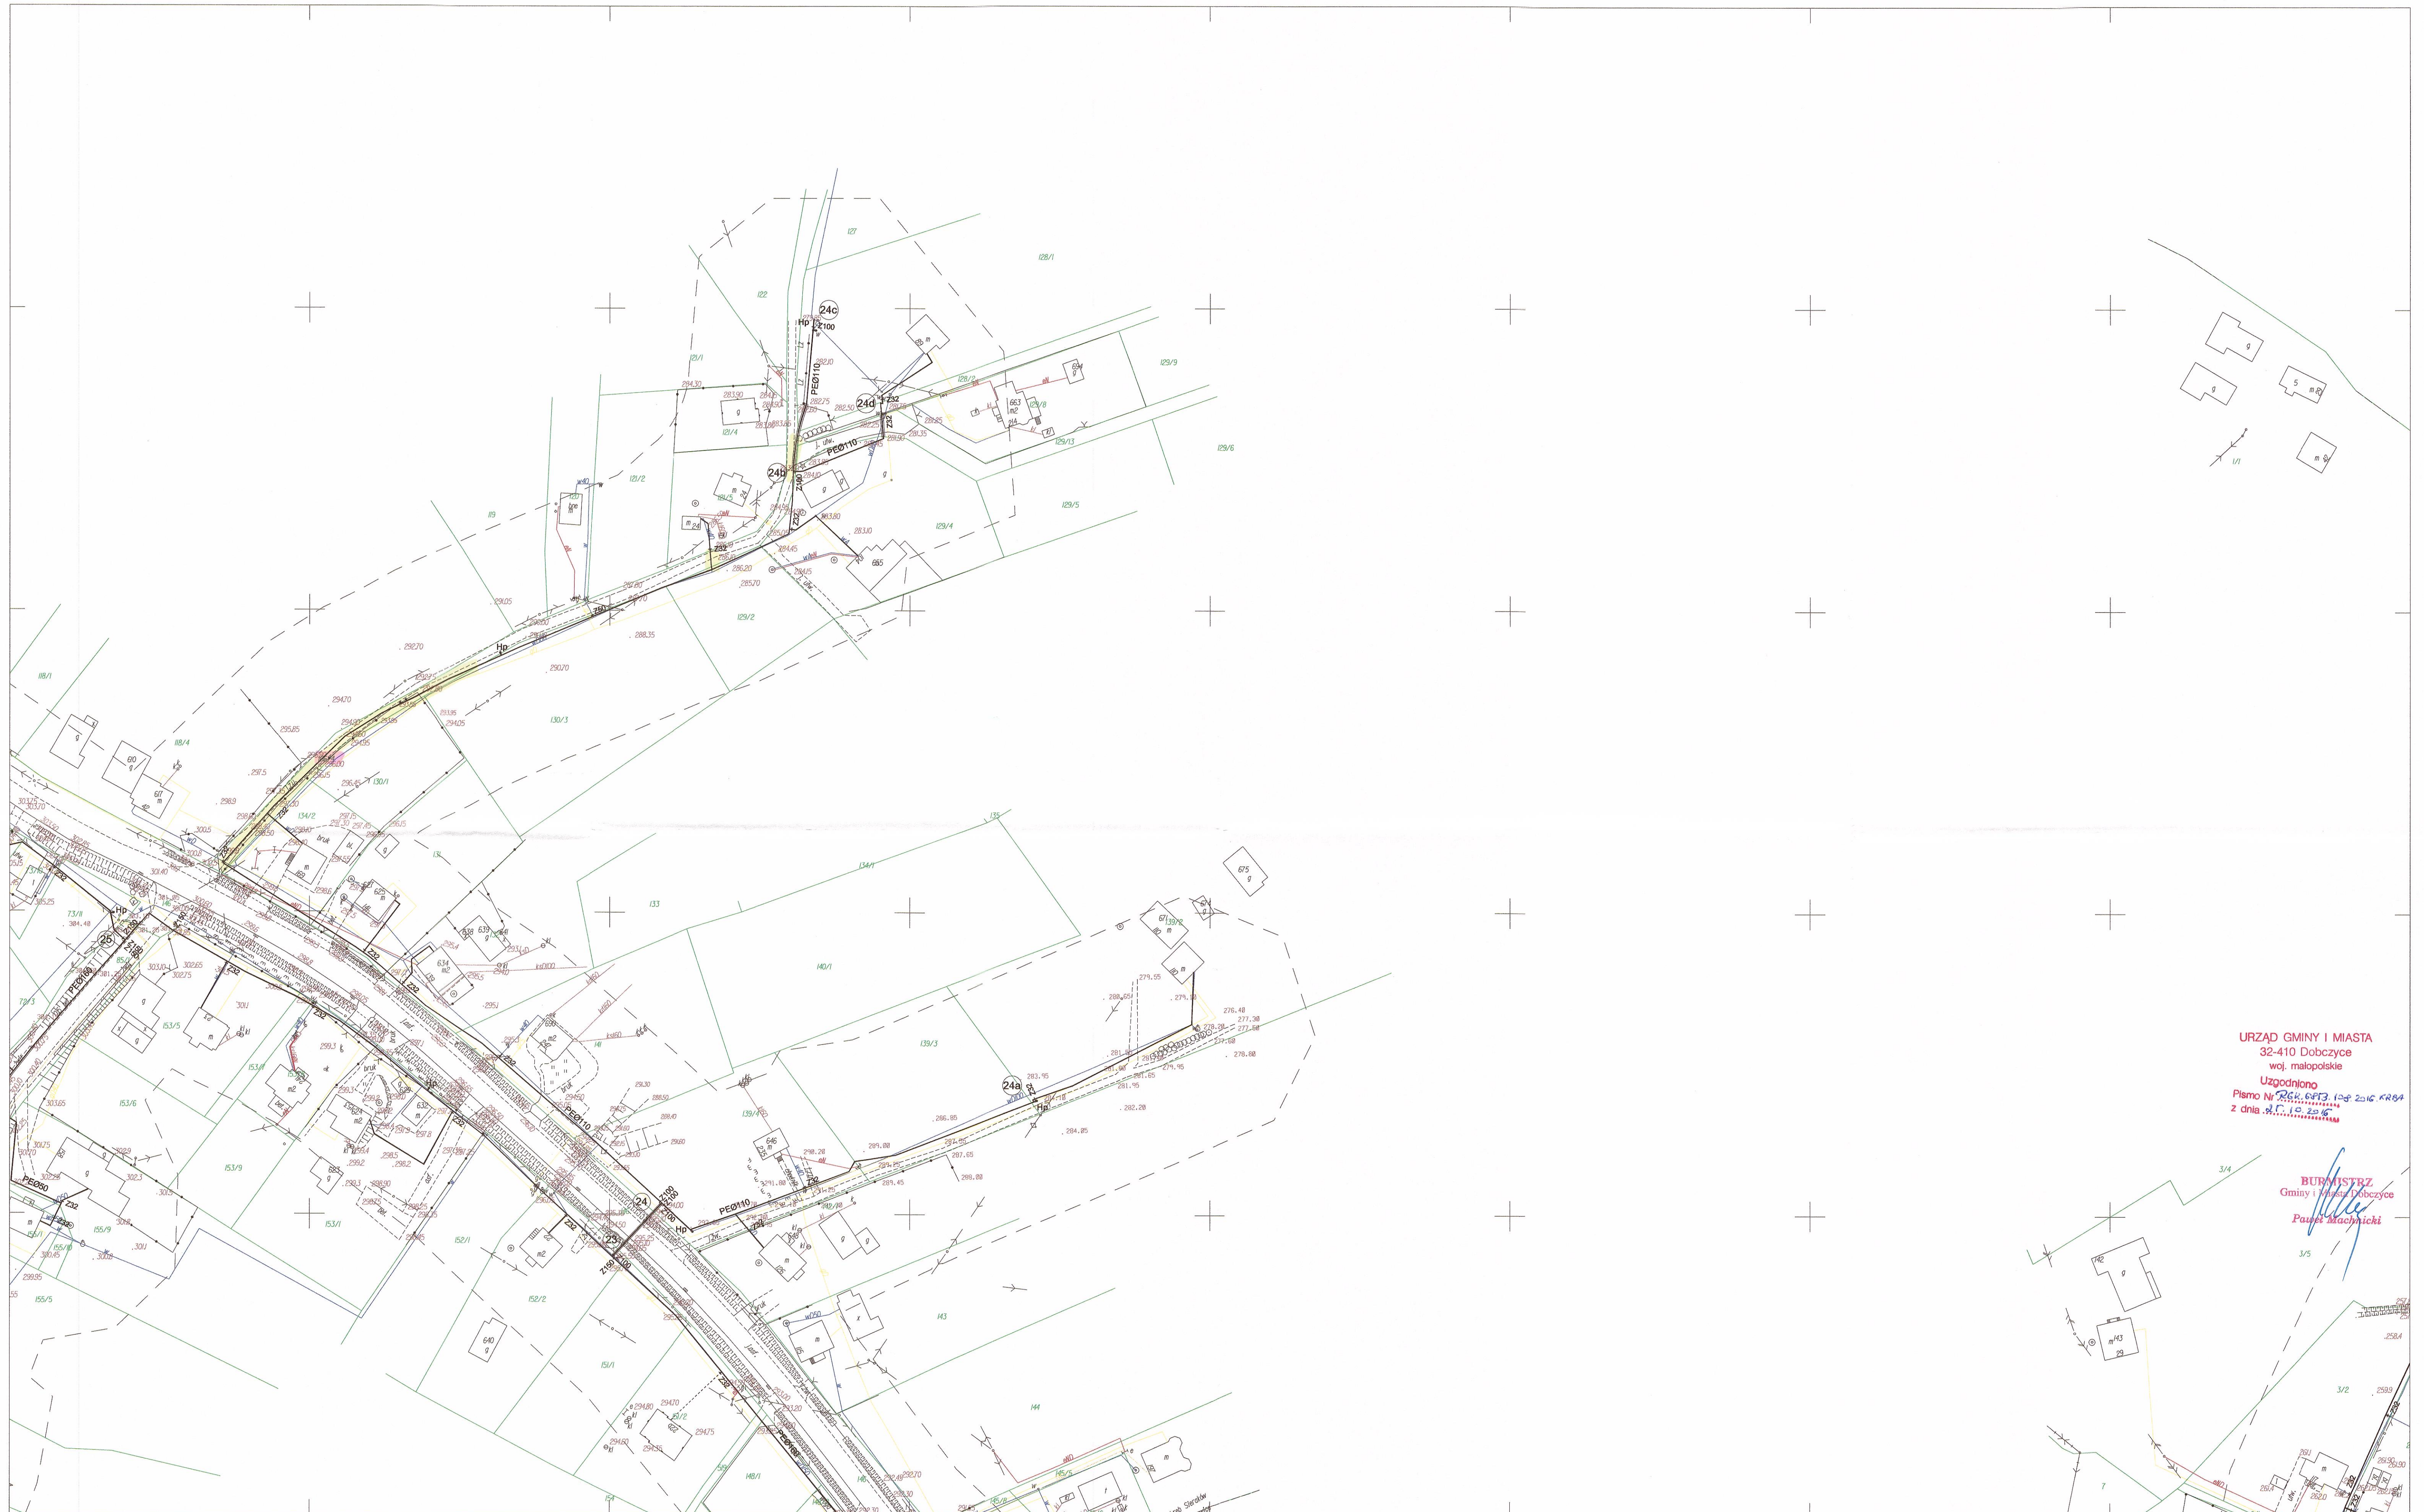

URZĄD GMINY I MIASTA
32-410 Dobczyce
woj. małopolskie
Uzgodniono
Pismo Nr 266.6473.134.2016.KR84
z dnia 15.12.2016 r.

BURMISTRZ
Gminy i Miasta Dobczyce
Paweł Machnicki

7.122.12.20.1
1:1000

Mapa do celów projektowych
wyk. w 2016r. przez:
BIURO TECHNICZNE GEODEX II
31-065 Kraków ul. E. Orzeszkowej 5

7.122.12.20.2

7.122.12.20.2

7.122.12.20.3

LEGENDA:

— Projektowana sieć wodociągowa
Działki będące własnością Gminy

PROKOSYSTEM S. KOWALÓWKA Biuro: 31-525 Kraków ul. Zaleskiego 16, tel/fax 12 417-41-57		Nr rys:	8
TEMAT:	Budowa i przebudowa sieci wodociągowej wraz z infrastrukturą w miejscowościach Dziekanowice, Rudnik, Sieraków, Grajów, Winiary.	Skala:	1:1000
OBJEKT:	Sieć wodociągowa	Brand:	TS
TREŚĆ:	Projekt Zagospodarowania Terenu - sekcja 7.122.12.20.1	Faza:	Uzgodnienia
Projektant:	mgr inż. Stanisław Kowalczyk	Nr uprawnień:	Podpis
Sprawdzający:	mgr inż. Tomasz Jelonik	Nr uprawnień:	Podpis
Opracował:	mgr inż. Tomasz Bągiel	Nr ewid. 97/2001	Podpis
			Data:
			Październik 2016



Projektant: mgr inż. Stanisław Kowalczyk	Specjalność: instalacyjno-inżynierska w zakresie sieci zewnetrznych	Nr uprawnień: UAN-Upr. 363/87	Podpis	Data: Październik 2016
Sprawdzający: mgr inż. Tomasz Jelonek	Specjalność: sieci, instalacje i uzęzadzenia sanitarne	Nr uprawnień: Nr. ewid. 97/2001	Podpis	
Opracował: mgr inż. Tomasz Baranek			Podpis	



URZĄD GMINY I MIASTA
32-410 Dobczyce
woj. małopolskie

Uzgodniono
Pismo Nr 264/EPG/15P/246/KR
z dnia 27.12.2012 r.

Burmistrz
Gminy i Miasta Dobczyce
Paweł Machnicki

7.122.12.20.3
1:1000

Mapa do celów projektowych

wyk. w 2016r. przez:

BIURO TECHNICZNE GEODEX II

31-065 Kraków ul. E. Orzeszkowej 5

7.122.12.20.1

7.122.12.20.4

7.122.12.25.1

LEGENDA:

Projektowana sieć wodociągowa
Działki będące własnością Gminy

PROJEKOSYSTEM S. KOWALÓWKA

Biurowo: 31-525 Kraków ul. Zaleskiego 16, tel/fax 12 417-41-57

TEMA: Budowa i przebudowa sieci wodociągowej wraz z infrastrukturą
w miejscowościach Dziekanowice, Rudnik, Sieraków, Grajów, Winiały.

OBIEKT: Sieć wodociągowa

TRZĘSC: Projekt Zagospodarowania Terenu - sekcja 7.122.12.20.3

Projektant:	mgr inż. Stanisław Kowalewski	Nr uprawnień:	Podpis	Data:
Sprawdzający:	mgr inż. Tomasz Jolank	Nr uprawnień:	Podpis	Październik 2016
Opracował:	mgr inż. Tomasz Bągiel	Nr. ewid. 07/2001	Podpis	

Nr rys.: 12

Skala: 1:1000

Branda: TS


Faza: Uzgodnienia



7.122.12.25.1
1:1000

Mapa do celów projektowych

wyk. w 2016r. przez:
BIURO TECHNICZNE GEODEX II
31-065 Kraków ul. E. Orzeszkowej 5

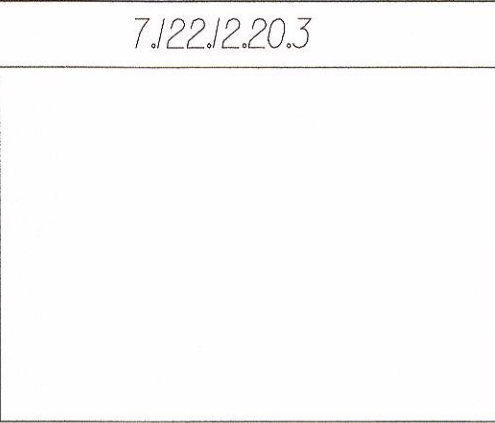

LEGENDA:
— Projektowana sieć wodociągowa
— Działki będące własnością Gminy

PROEKO SYSTEM S. KOWALÓWKA Biuro: 31-525 Kraków ul. Zaleskiego 16, tel/fax 12 417-41-57				Nr rys.: 14
TEMAT: Budowa i przebudowa sieci wodociągowej wraz z infrastrukturą w miejscowościach Dziekanowice, Rudnik, Sieraków, Grajów, Winiary.				Skala: 1:1000
OBIEKT: Sieć wodociągowa				Branda: TS
TREŚĆ: Projekt Zagospodarowania Terenu - sekcja 7.122.12.25.1				Faza: Uzgodnienia
Projektant: mgr inż. Stanisław Kowalski	Specjalność: instalacyjno-inżynierska w zakresie sieci inżynierskich	Nr uprawnień: UAM-Upr. 36387	Podpis: [Signature]	Data: 2016
Sprawdzający: mgr inż. Tomasz Jeleń	Specjalność: sieci, instalacje i urządzenia sanitarne	Nr uprawnień: Nr. ewid. 97/2001	Podpis: [Signature]	Pieczętnik: 2016
Opracował: mgr inż. Tomasz Bągiel			Podpis: [Signature]	



URZĄD GMINY I MIASTA
32-410 Dobczyce
woj. małopolskie
Uzgodniono
Pismo Nr 753.673.125.25.2
z dnia 17.12.2016

Burmistrz
Gminy Dobczyce
Paweł Machnicki

LEGENDA:

- Projektowana sieć wodociągowa
- Działki będące własnością Gminy

PROJEKOSYSTEM S. KOWALÓWKA

Biuro: 31-525 Kraków ul. Zaleskiego 16, tel/fax 12 417-41-57

TEMAT: Budowa i przebudowa sieci wodociągowej wraz z infrastrukturą w miejscowościach Dziekanowice, Rudnik, Sieraków, Grajów, Winiary

OBIEKT: Sieć wodociągowa

TREŚĆ: Projekt Zagospodarowania Terenu - sekcja 7.122.12.25.2

Projektant: mgr inż. Sławomir Kowalczyk

Sprawdzający: mgr inż. Tomasz Jelonok

Opracował: mgr inż. Tomasz Bągał

Nr rys.: 15

Skala: 1:1000

Branża: TS

Faza: Uzgodniono

Data: Październik 2016

7.122.12.25.2

1:1000

Mapa do celów projektowych


wyk. w 2016r. przez:

BIURO TECHNICZNE GEODEX II

31-065 Kraków ul. E. Orzeszkowej 5

7.122.12.25.2

7.122.12.25.4

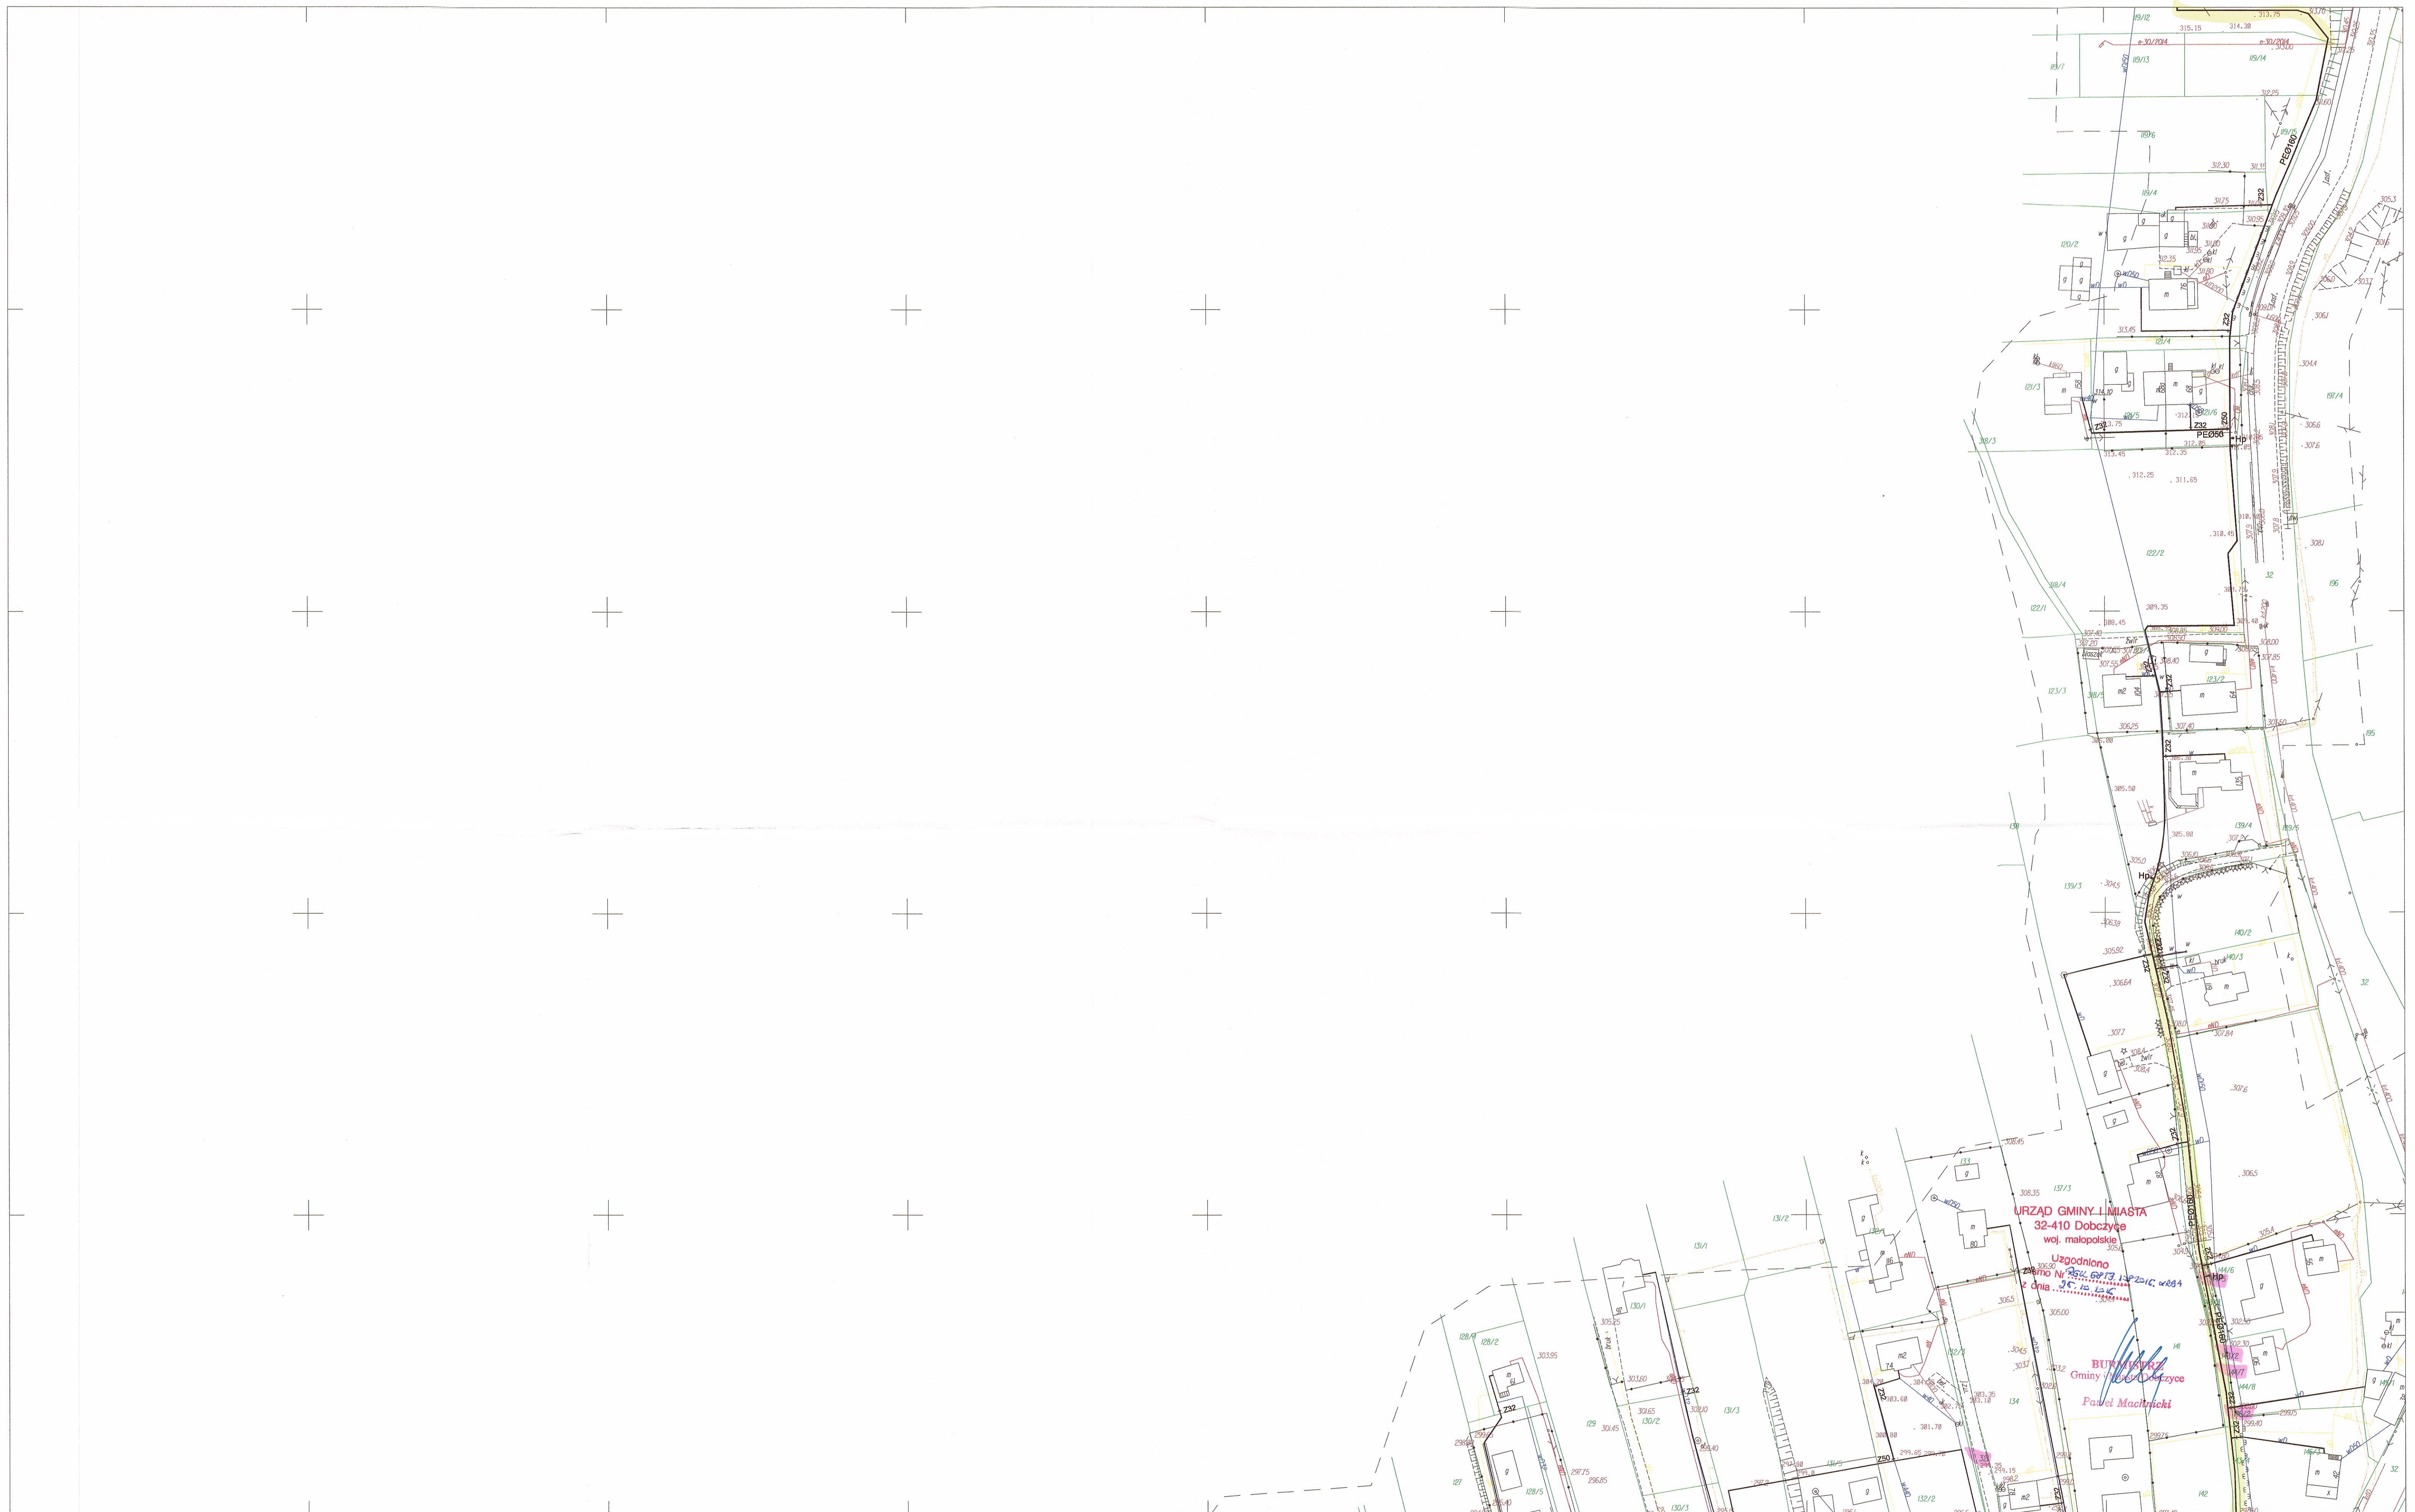


7.122.12.25.3
1:1000

Mapa do celów projektowych

wyk. w 2016r. przez:

BIURO TECHNICZNE GEODEX II

31-065 Kraków ul. E. Orzeszkowej 5

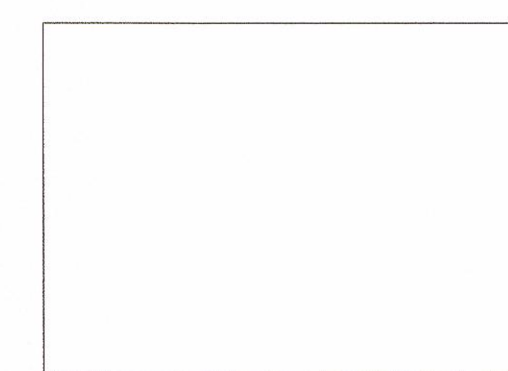

7.122.12.25.4

7.122.12.25.1

LEGENDA:

- Projektowana sieć wodociągowa
- Działy będące własnością Gminy

PROJEKOSYSTEM S. KOWALÓWKA

Biurowo: 31-525 Kraków ul. Zaleskiego 16, tel/fax 12 417-41-57

TEMAT:	Budowa i przebudowa sieci wodociągowej wraz z infrastrukturą w miejscowościach Dziekanowice, Rudnik, Sieraków, Grajów, Winiany	Nr rys:	17
OBIEKT:	Sieć wodociągowa	Skala:	1:1000
TREŚĆ:	Projekt Zagospodarowania Terenu - sekcja 7.122.12.25.3	Branda:	TS
Projektant:	mgr inż. Stanisław Kowalówka	Nr uprawnień:	Podpis
Sprawdzający:	mgr inż. Tomasz Jelonik	Nr uprawnień:	Podpis
Opracował:	mgr inż. Tomasz Bągiel	Nr ewid.:	97/2001
		Podpis:	Podpis
		Data:	Październik 2016



Projektant: mgr inż. Stanisław Kowalczyk	Specjalność: instalacyjno-inżynierska w zakresie sieci zewnętrznych	Nr uprawnień: UAN-Upr. 363/87	Podpis	Data:
Sprawdzający: mgr inż. Tomasz Jeleń	Specjalność: sieci, instalacje i urządzenia sanitarne	Nr uprawnień: Nr. ewid. 97/2001	Podpis	Pozdziejnik 2016
Opracował: mgr inż. Tomasz Bargiel			Podpis	



URZĄD GMINY I MIASTA
32-410 Dobczyce
woj. małopolskie
Uzgodniono
Pismo Nr 2516/2016 z dnia 15.12.2016

BURMISTRZ
Gminy i Miasta Dobczyce
Paweł Machnicki

7.122.13.21.3
1:1000

Mapa do celów projektowych

wyk. w 2016r. przez:

BIURO TECHNICZNE GEODEX II

31-065 Kraków ul. E. Orzeszkowej 5

7.122.13.21.1

7.122.13.21.4

LEGENDA:

- Projektowana sieć wodociągowa
- Działy będące własnością Gminy

PROEKOSYSTEM S. KOWALÓWKA
Biuro: 31-525 Kraków ul. Zaleskiego 16, tel/fax 12 417-41-57

Nr rys.:
19

TEMAT: Budowa i przebudowa sieci wodociągowej wraz z infrastrukturą w miejscowościach Dziekanowice, Rudnik, Sieraków, Grajów, Winiary

Skala:
1:1000

OBIEKT: Sieć wodociągowa

Wersja:
TS

TREŚĆ: Projekt Zagospodarowania Terenu - sekcja 7.122.13.21.3

Faza:
Uzgodnienia

Projektant: mgr inż. Stanisław Kowalski

Data:

Specjalność: Instalacyjno-inżynierska w zakresie sieci zewnętrznych

Podpis:

Specjalność: sieci, instalacje i urządzenia sanitarne


Podpis:

mgr inż. Tomasz Jelonik


Podpis:


Opracował: mgr inż. Tomasz Bągiel

Podpis:

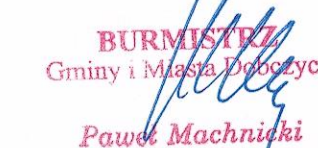

PROEKOŚYSTE M. S. KOWALÓWKA				Nr rys.: 20
Bluro: 31 Budowa krakul w, Zaleskiego 16, tel/fax 12 474-41-57				Skala: 1:11000
TEMAT:	S125 K p r e d k u o w i a s i e c i w o d o c i a g o w j a z d z i n f r a s t r u k t u r ą w m i e j s c o w o s c i a n d e z i k i a n o w i c e , R u d n i k , S i e r a k o w , G r a j n o w , W i n i a r y .			Bransz: TS
OBIEKT:	S i e c w o d o c i a g o w a			
TRZĘD:	P r o j e k t Z a g o s p o d a r o w a n i a T e r e n u - s e k c j a 7.121.12.05.1			Faza: U z g o d n i e n i e
Projekant: mgr inż. Stanisław Kowalski	Specjalność: instalacyjno-inżynieria w zakresie sieci zwnychnych	Nr uprawnień: UAN-UP.30387	Podpis	Data:
Sprawdzający: mgr inż. Tomasz Jaskulski	Specjalność: sieci instalacyjno inżynieria	Nr uprawnień: Nr ewg 972001	Podpis	
Opracował: mgr inż. Tomasz Jaskulski			Podpis	październik 2016

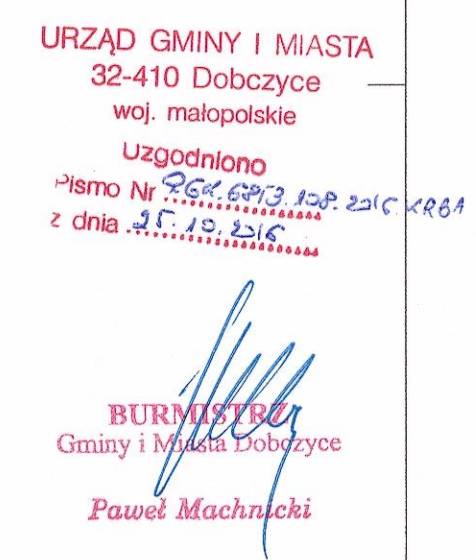

Sprawdzający:	Specjalność: sieci, instalacje i urządzenia sanitarne	Nr uprawnień:	Podpis	Paździ 20
mgr inż. Tomasz Jeloniek		Nr. ewid. 97/2001		

Październik
2016